



	Quadro de distribuição
	Luminária p/ lâmpada led tubular
	Lâmpada Led 10W
	Interruptor simples e Tomada hexagonal a 1.00m do piso
	Interruptor paralelo e Tomada hexagonal a 1.00m do piso
	Tomada hexagonal baixa a 0.40m do piso
	Tomada hexagonal média a 1.00m do piso
	Tomada hexagonal alta a 2.20m do piso

### LEGENDA

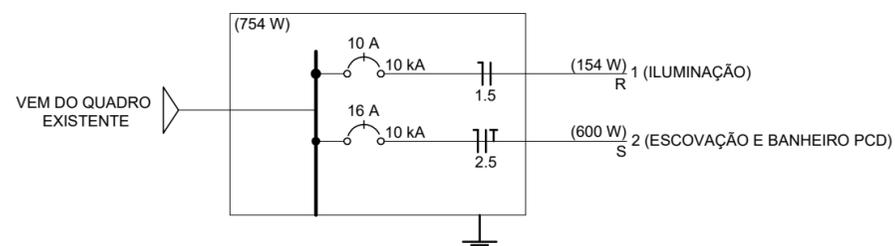

### QUADRO DE CARGAS

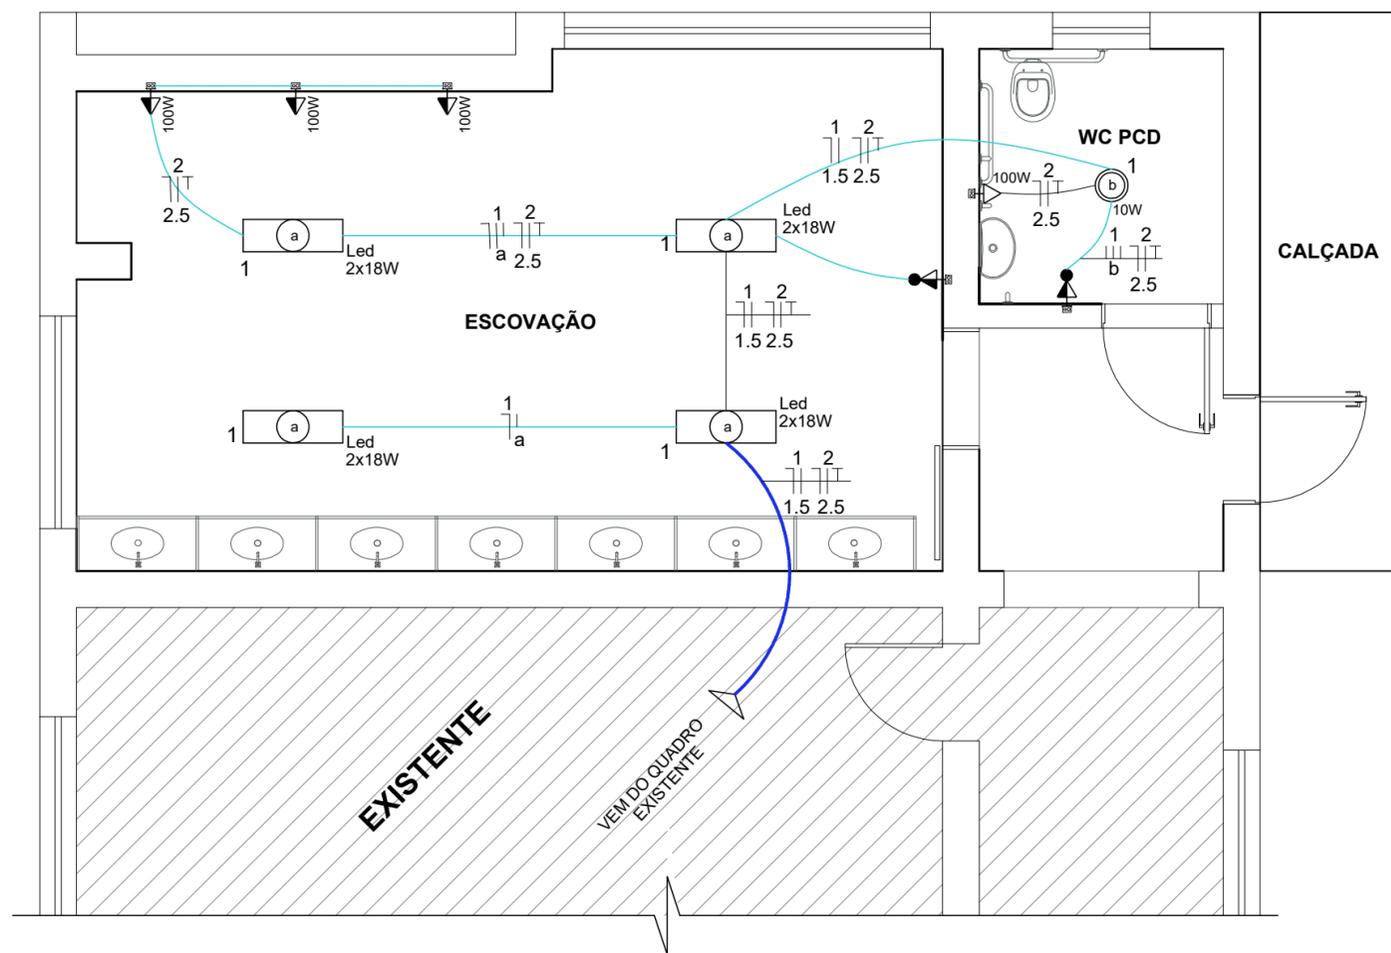

### PLANTA BAIXA

Escala 1 : 75

Aprovações:



Rua Roberto Trompowski,68 - 2º andar / Tel: 49 3522-2800 - www.ammoc.org.br - e-mail: ammoc@ammoc.org.br - Joaçaba/SC

## PREFEITURA MUNICIPAL DE IBICARÉ

Obra:

REFORMA ESCOLA MADRE LEONTINA

Local da Obra:

IBICARÉ / SC

Conteúdo:

PLANTA BAIXA - DETALHES CONSTRUTIVOS

ELÉTRICO

Responsável Técnico:

Ana Júlia U. de Carvalho - Eng. Civil - Crea/SC 105.295-8  
 André Brito Dotti - Eng. Civil- Crea/SC 162.237-5  
 Denir Narcizo Zulian - Eng. Civil - Crea/SC 50.805-8  
 Fábio Zilio Caron - Eng. Civil - Crea/SC 140.642-7  
 Lucas F. Balestrin - Eng. Agrônomo - Crea/SC 156.743-7  
 Max Mooshammer - Eng. Civil - Crea/SC 139.164-0  
 Suellen Karine Cervelin - Eng. Civil- Crea/SC 166.933-0

**ELE  
ÚNICA**

Quaisquer alterações consulte os responsáveis técnicos:

Assinatura Responsável Técnico

Assinatura Prefeito(a) Municipal

Desenho:

Data:

Escala:

Área Total:

Raylanther Favetti

Janeiro / 2021

Indicada (s)

42,75 m<sup>2</sup>